



PLACA DE TANQUE 2.50 m  
x 1.20 m e=15 cm



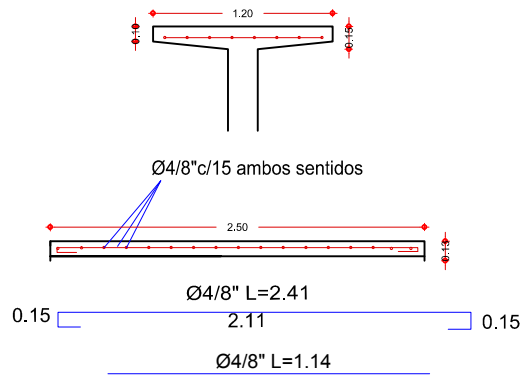


### COLUMNAS A1, A2, B1, B2

| NIVELES Y DISTRIBUCION DE FLEJES | DESPIECE      | SECCION |
|----------------------------------|---------------|---------|
| 6 F c/.10                        | L=2.68        | .25     |
| 5FC/.20                          | 2 No 4 L 2.88 | .25     |
| 6F c/.10                         | L=2.68        | .25     |
| N+0.00                           | 2 No 4 L 2.88 | .25     |
| VIGA CIM                         | L=0.92        | .25     |

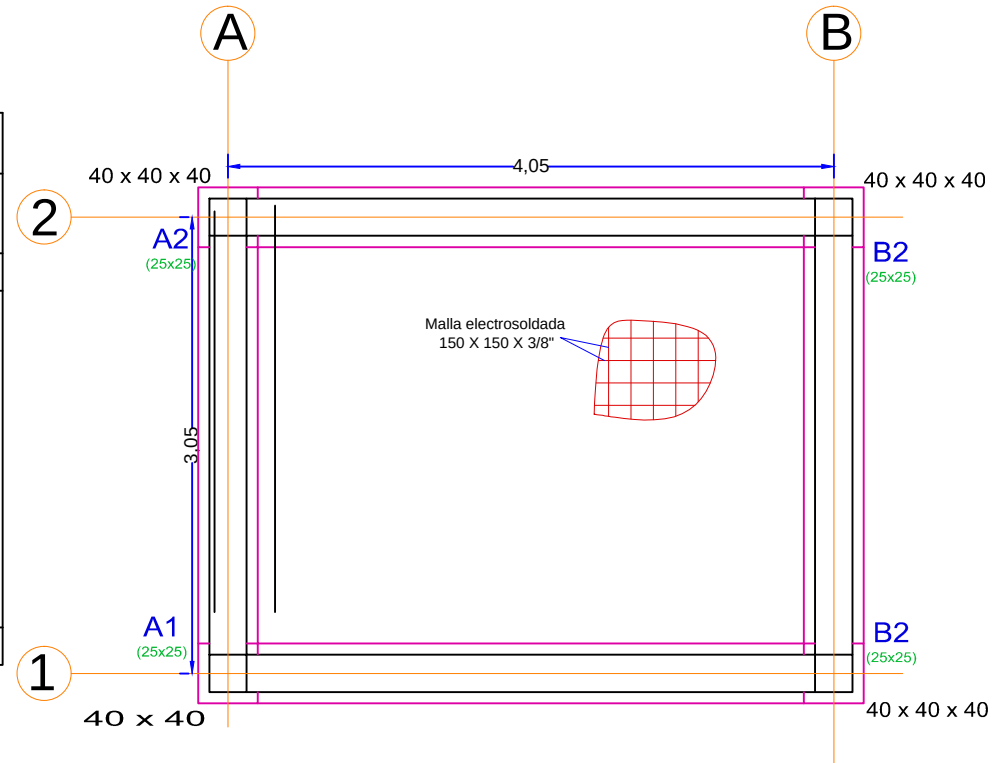

### DETALLE PLACA DE CONTRAPISO

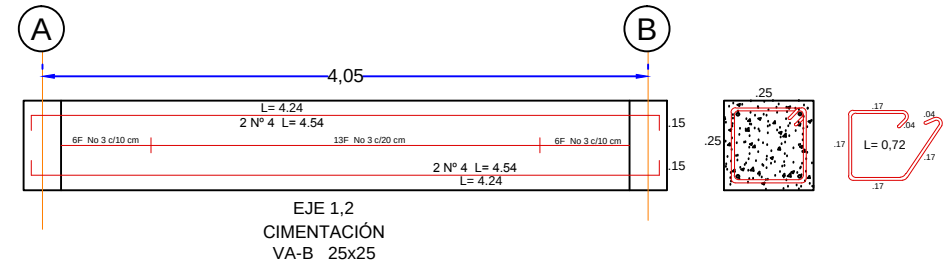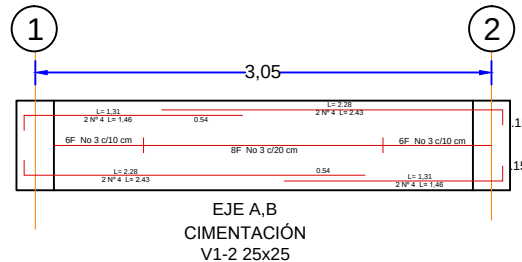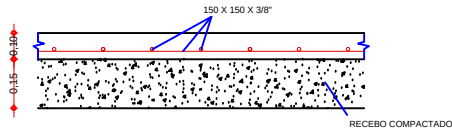

ALCALDIA MUNICIPAL DE SOHAMOSO  
Doctor SANDRO NESTOR CONDA PÉREZ - Alcalde Municipal  
"Sohamoso Incluyente"  
SECRETARÍA DE INFRAESTRUCTURA  
Ing. OLGA LUCIA BENAVIDES VASQUEZ - Secretaria de S.I.

REVISOR  
Ing. William Andrés West  
Secretario de Infraestructura

| FECHA | DESCRIPCION | FORMA |
|-------|-------------|-------|
|       |             |       |
|       |             |       |
|       |             |       |

V.A.B.: ALCALDIA DE SOHAMOSO  
DR. SANDRO NESTOR CONDA PÉREZ  
V.A.B.: INFRAESTRUCTURA Y VALIDACION  
Ing. OLGA LUCIA BENAVIDES VASQUEZ

FECHA  
AGOSTO DE 2017  
LEVANTO  
Ing. OLGA LUCIA BENAVIDES VASQUEZ  
M.P. 172/2017-105788346

PROYECTO  
ESCUELAS RURALES - BATERIA DE BAÑOS  
CONTIENE  
1.- PLANTA DE CIMENTACIÓN  
2.- DESPIECE DE VIGAS  
3.- DESPIECE DE COLUMNAS  
4.- PLACA DE TANQUES  
5.- DETALLE PLACA DE CONTRAPISO

TIPO DE PLANO  
ESTRUCTURAL  
ESCALA  
1:50

PLANO  
A1-1