



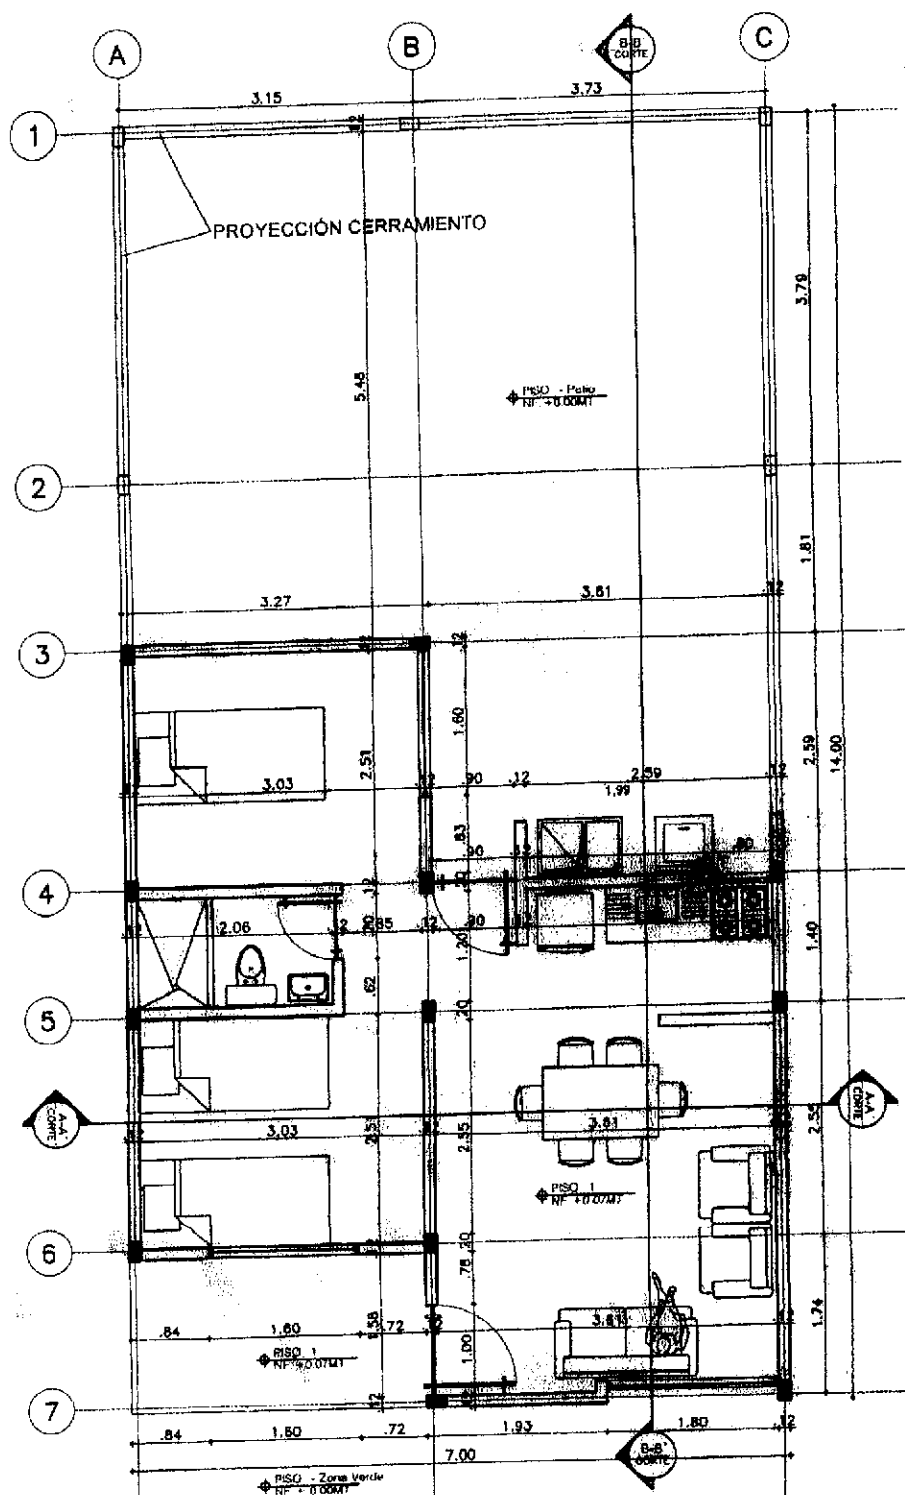


PLANTA GENERAL PRIMER PISO
Esc. 1/50

		PROYECTO: VIVIENDA NUEVA	Proyecto: URBANIZACIÓN SENDEROS DEL ORIENTE	Oficina Asesora de Planeación Escala: 1:50
			Representante: GONZALO GARCÍA GONZÁLEZ C.C. 9.760.074.171	Arq. Proyectista: JORGE GONZÁLEZ ESPINOSA C.C. 9.760.074.171
PLANEA 1er PISO			Nº Plano: 1	(11)

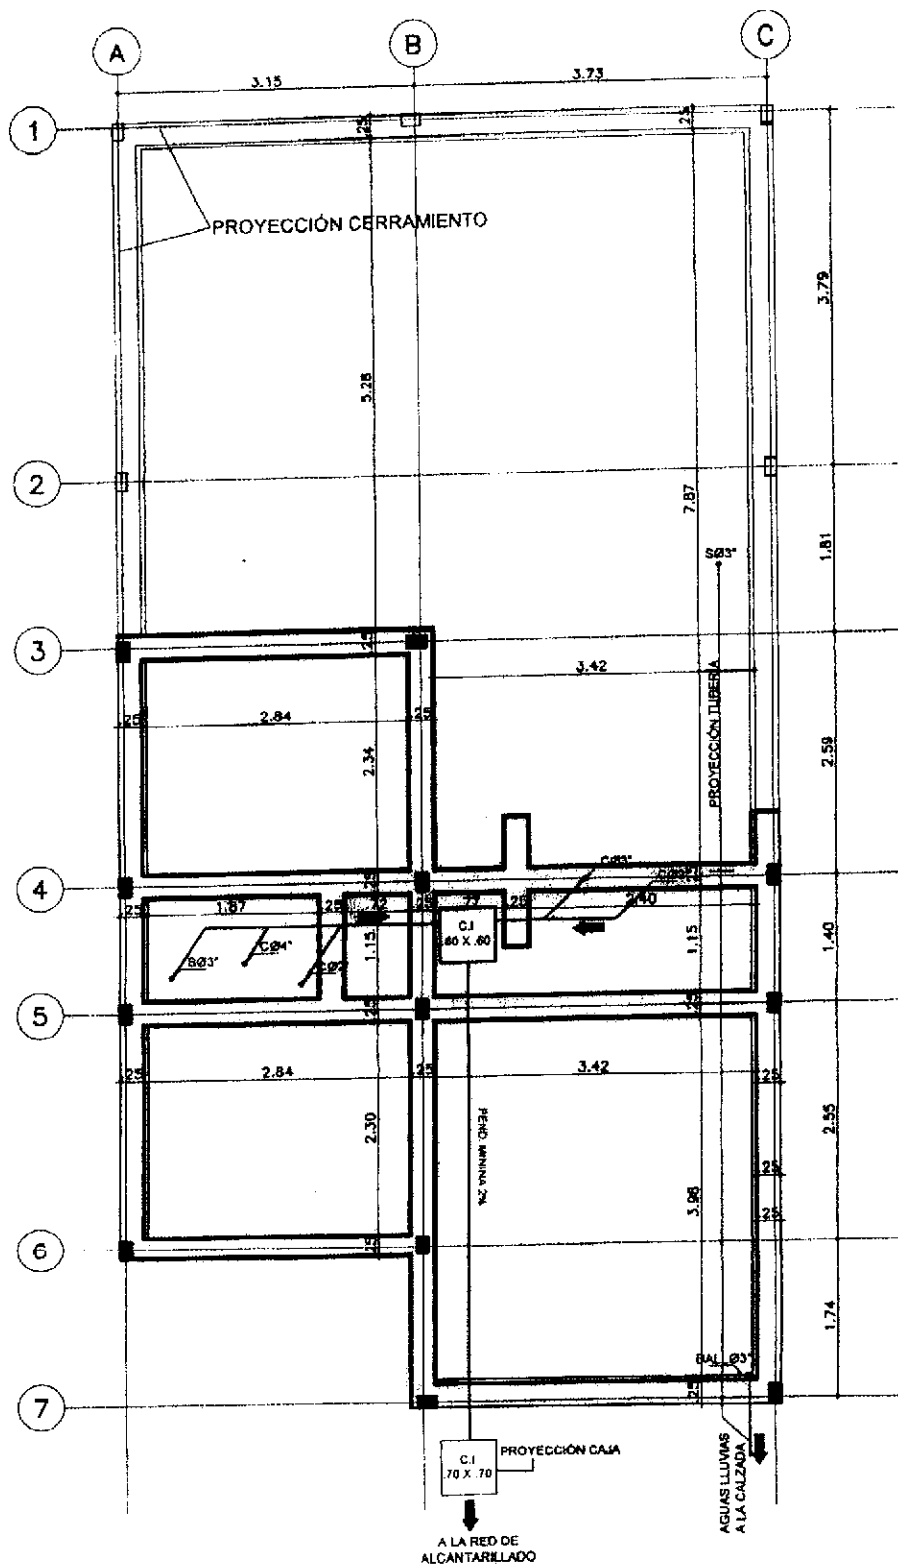


PLANTA EJES CIMIENTOS Y DESAGÜES

		PROYECTO: VIVIENDA NUEVA ARMANDO CARRANZA	Proyecto:	Oficina Asesora de Planeación	Escala: 1:50
			Representante legal: WILMER DAVID PARRON VALDEB C.C. 79.713.879	Arquitecto: JUAN CARLOS FERNÁNDEZ C.C. 10.545.000-7014342	Contorno: PLANTA BASE CIMIENTOS DESAGÜES
					N° Plano: 2

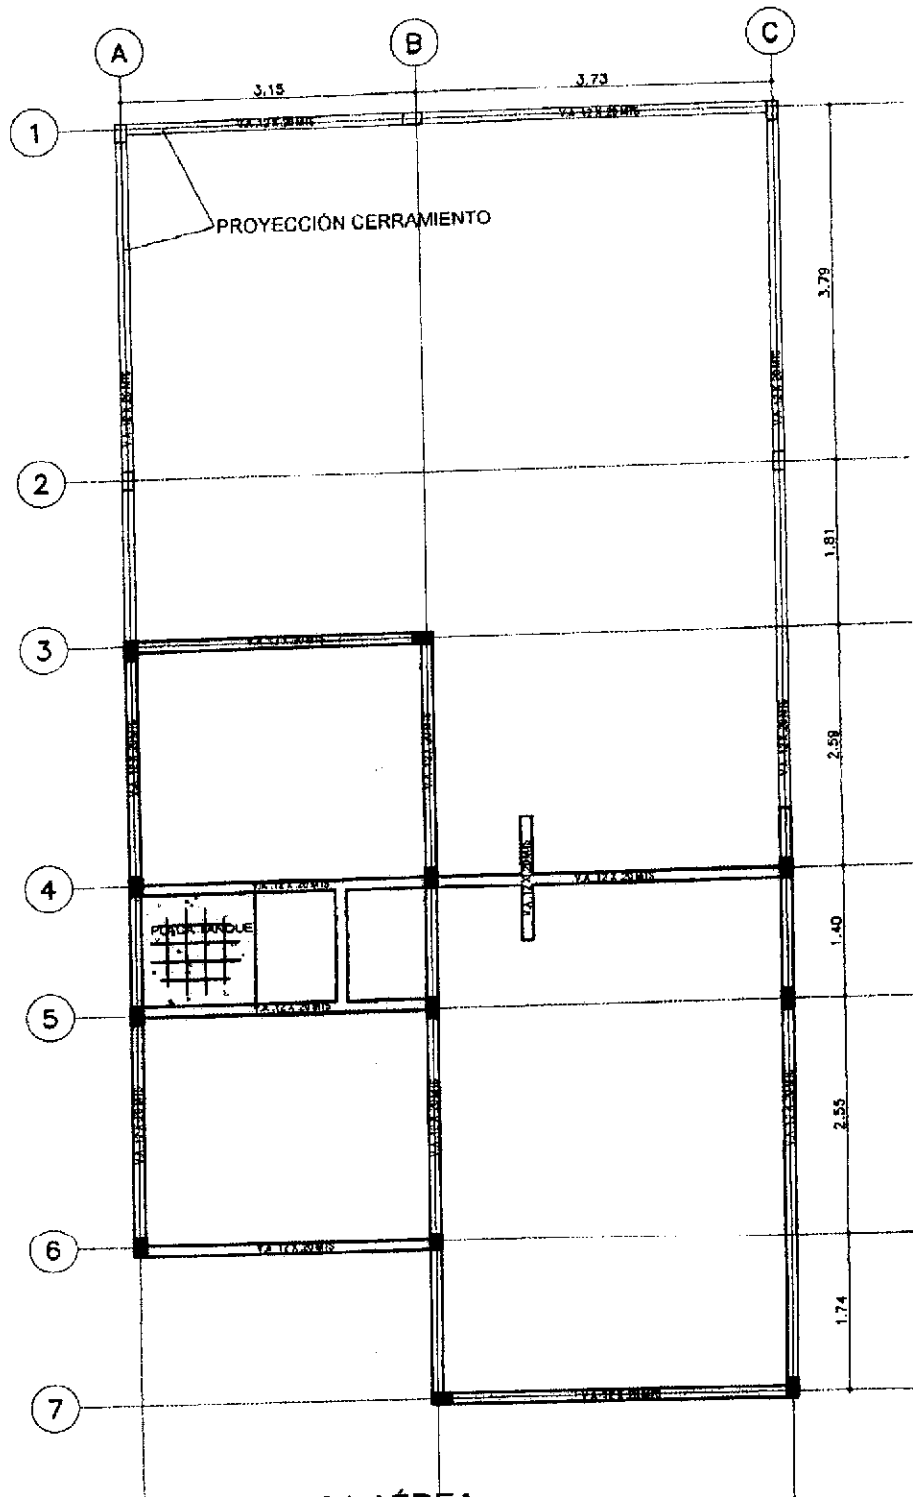


PLANTA VIGA AÉREA
Esc. 1/50

		PROYECTO : VIVIENDA NUEVA ARIANA GARCIA	Proyecto : Representante legal:	Nº FOLIO/A ACUSADA DE PLANEACIÓN: Arg. Proyectista:	Escala : 1:50 Fecha : OCTUBRE 2018
			RUISEN DARIO OSORIO YLASEO C.C. 79.763.374	JORGE ELIEZER REBOLLO C. M.P. N.º 472453065-74766345	Contiene : PLANTA VIGA AEREA

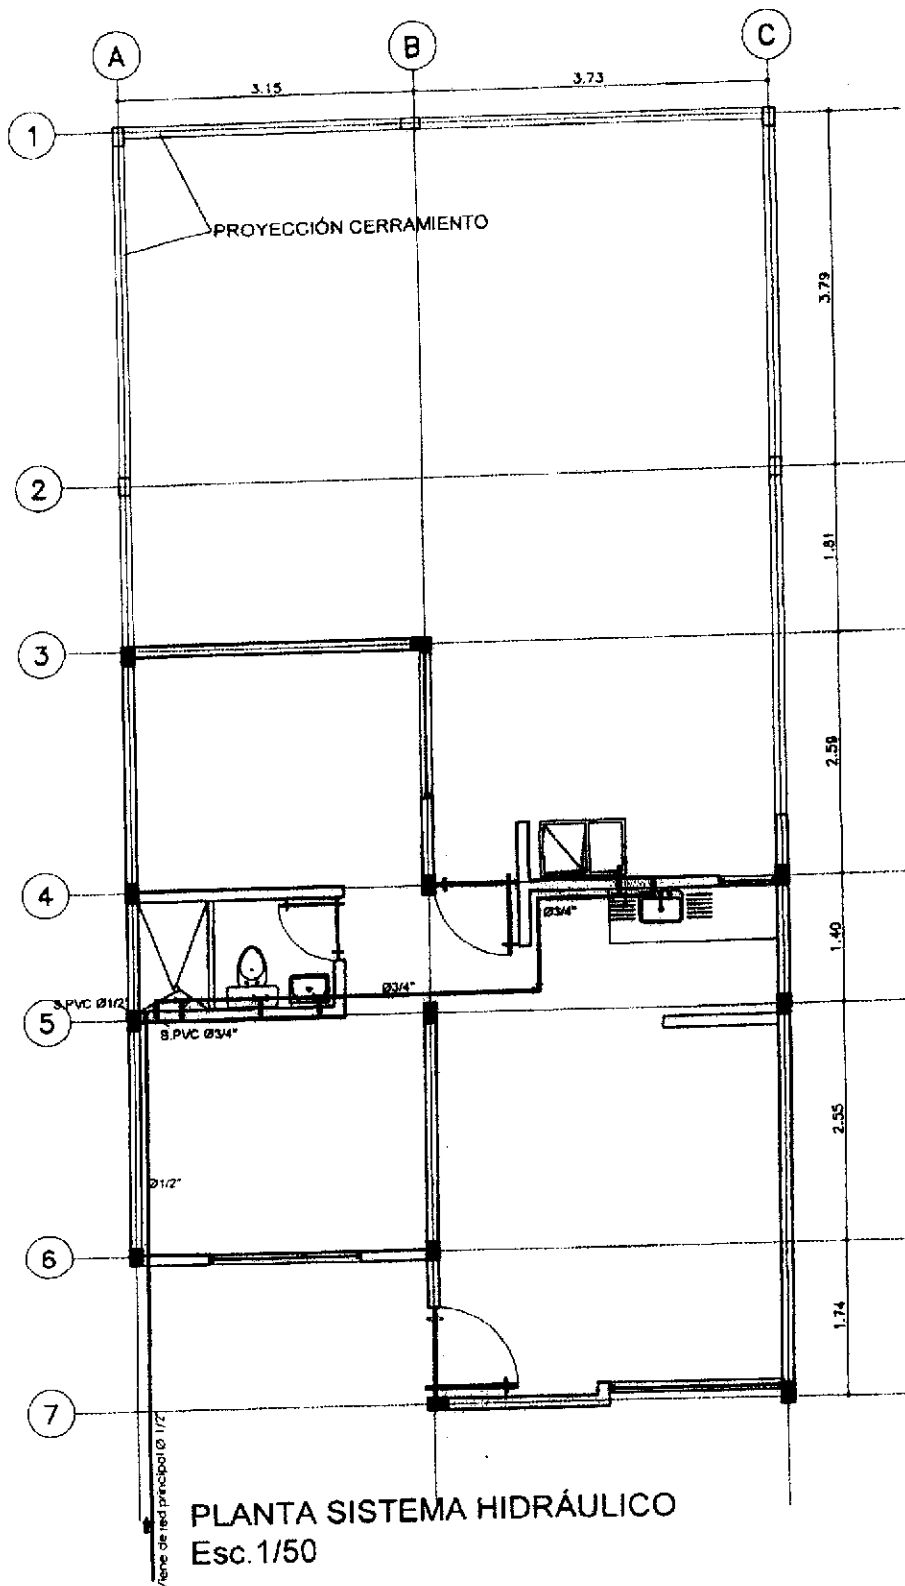


		PROYECTO 1 VIVIENDA NUEVA ANEXO	Proyecto:	Nº DE OFICINA ASESORA DE PLANEACIÓN: Escala: 1:50
			Representante legal: ROYER DARIO BACHION TALERO C.C. 74,783,878	Arq. Proyectista: JORGE BLERGER PERILLA S.C. M.P. Nº. 87688006-72764342

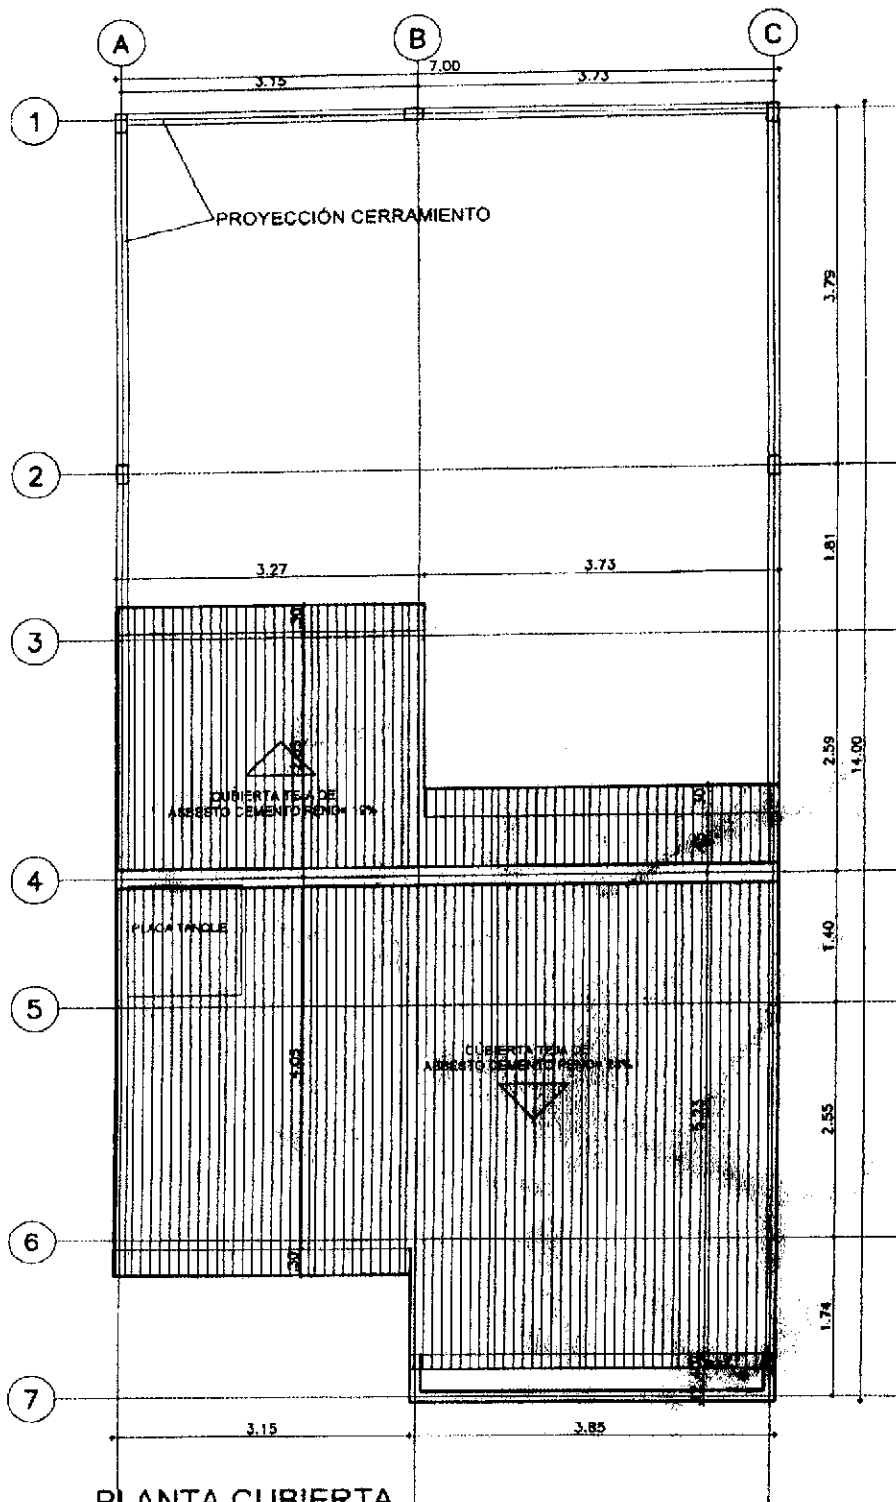


PLANTA CUBIERTA
Esc. 1/50

	PROYECTO: VIVIENDA NUEVA APROBADO	Propietario: _____ Representante legal: _____ INGENIERO FISCAL, T. 400 C. 0.34.783.279	OFICINA ASESORA DE PLANEACION Fecha: 1 OCTUBRE 2018 Escala: 1:50
		Arq. Propietario: _____ JORGE BLANCO PERALTA (M.P. N° 141000000-7476143)	Diseñador: _____ PLANTA CUBIERTA 5

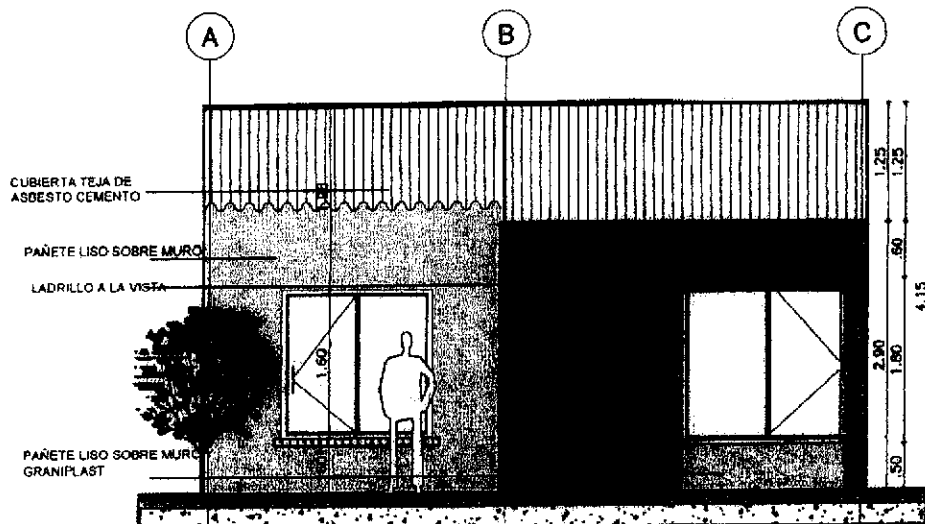


FACHADA PRINCIPAL
Esc. 1/50

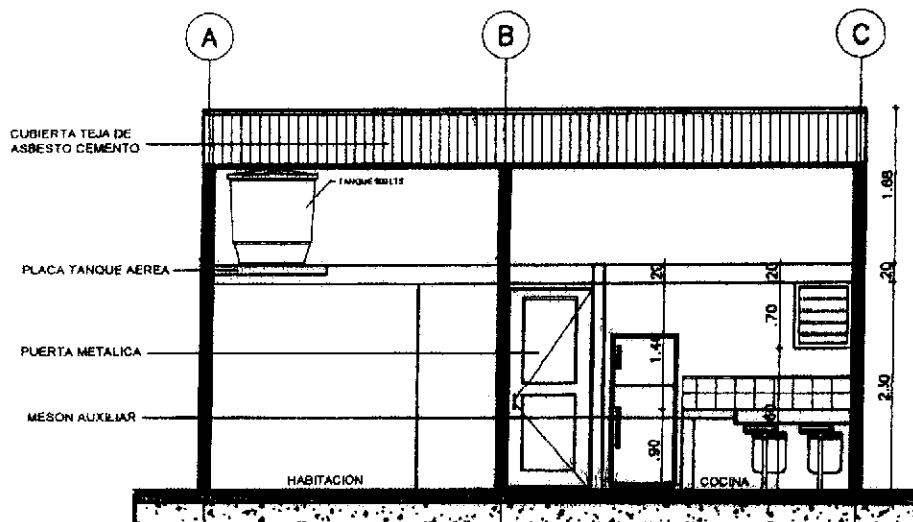


CORTE A-A
Esc. 1/50

		PROYECTO: VIVIENDA NUEVA ANEXO	Proyecto:	M.º OFICINA ASSESORA DE PLANEACION	Escala: 1:50
			Representante legal: REMIEN MANO VASCOY TALENO C.C. 7471474	Arq. Proyectista: JOSE ALBERTO PERALTA M.P. N.º 41483308-7471474	Correo: CORTES FACRAN
					Nº Plano: 6

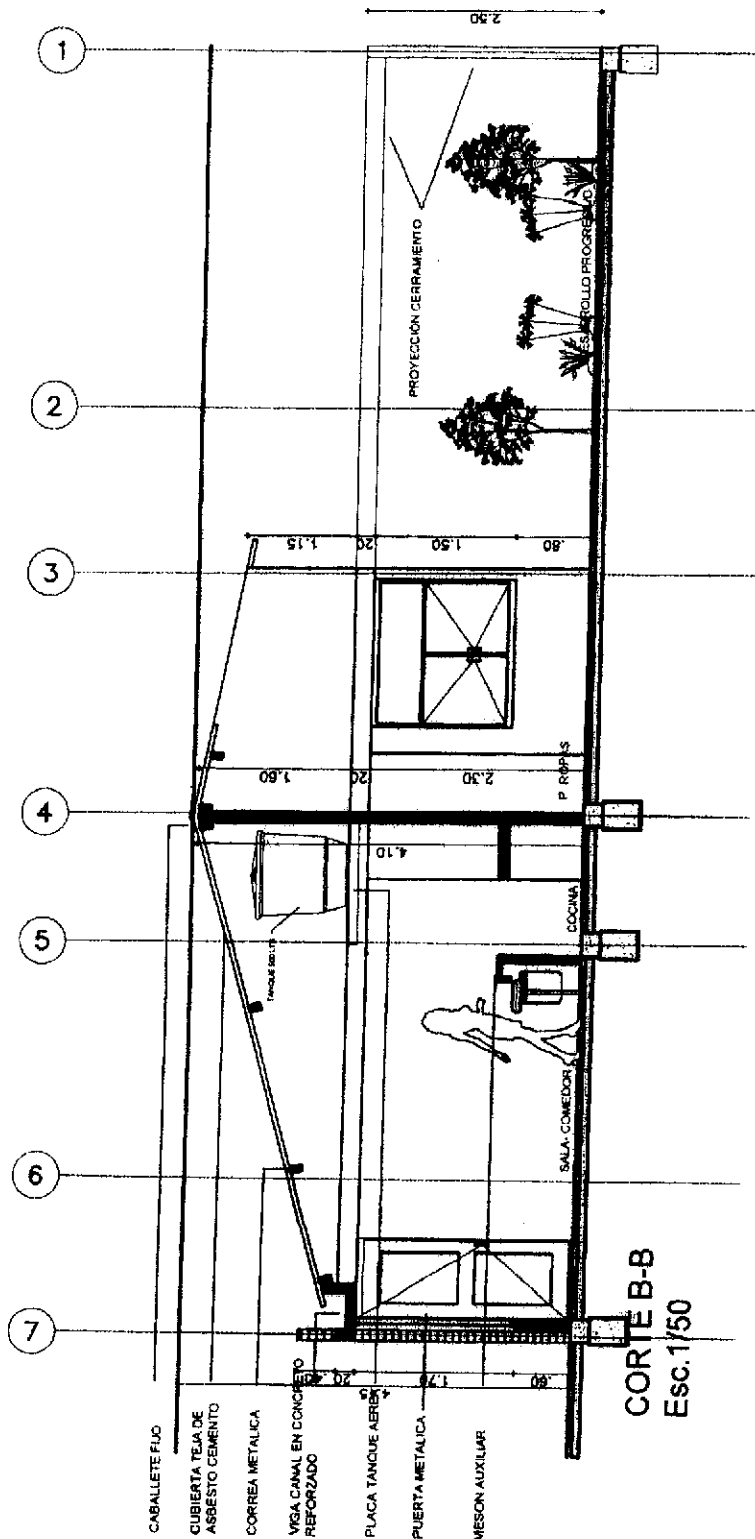


CUADRO DE AREAS		
AREA	M2	
LOTE	98.00	
PRIMER PISO	46.00	
AREA LIBRE	52.00	
TOTAL CONSTRUIDA	46.00	


		PROYECTO : VIVIENDA NUEVA	Propietario : Representante legal : RENIEG CARLO RAMIRO PALOMO C.C. 78.763.279	N° OFICINA ASESORA DE PLANEACION : Asesor : JOSE ALBERTO CORTES N° P. 171833566-72782343	Escala : 1:50
		Fecha : OCTUBRE 2016	N° Plano : 7		

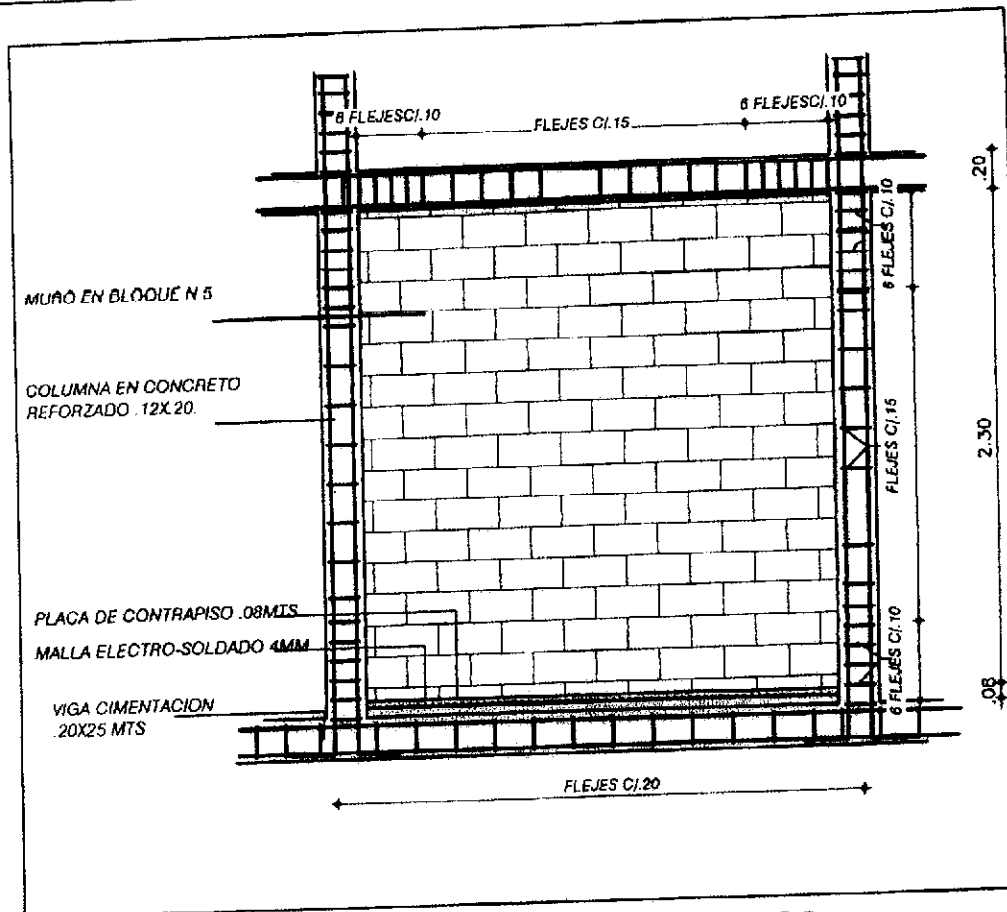


DETALLE MUROS CONFINADOS

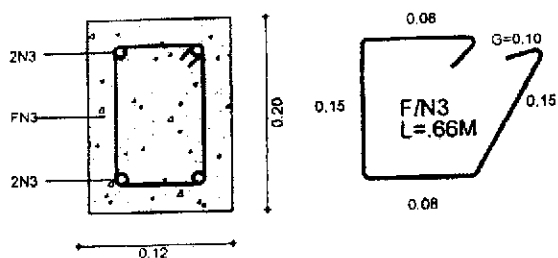


DETALLE VIGA AEREA 0.12 X 0.20

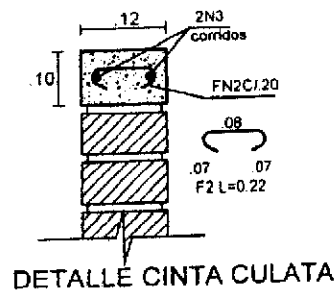

DETALLE CINTA CULATA

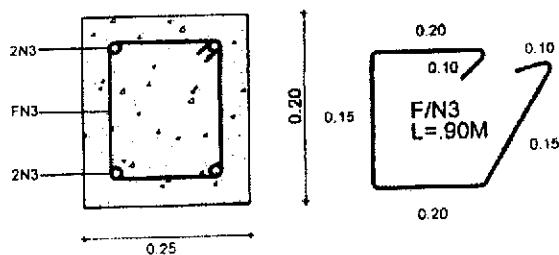


DETALLE VIGA CIMIENTO 0.20X0.25

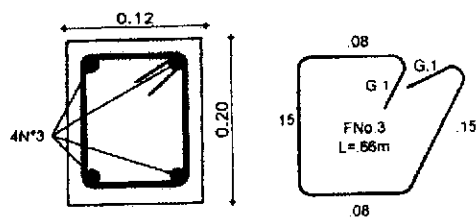



DETALLE COLUMNA .12 X 20

		PROYECTO: VIVIENDA NUEVA	Propietario:	N° OFICINA ASESORA DE PLANEACION:	Escala: INDICADA
			Representante legal:	No. Proyectista:	Fecha: OCTUBRE 2018
Ing. JORGE ALBERTO TALEGA C.P. 70783075			Ing. JORGE ALBERTO TALEGA C.P. 70783075		Contiene: DETALLE CONSTRUCTIVO
					N° Folio: 8


DETALLE VIGA CANAL

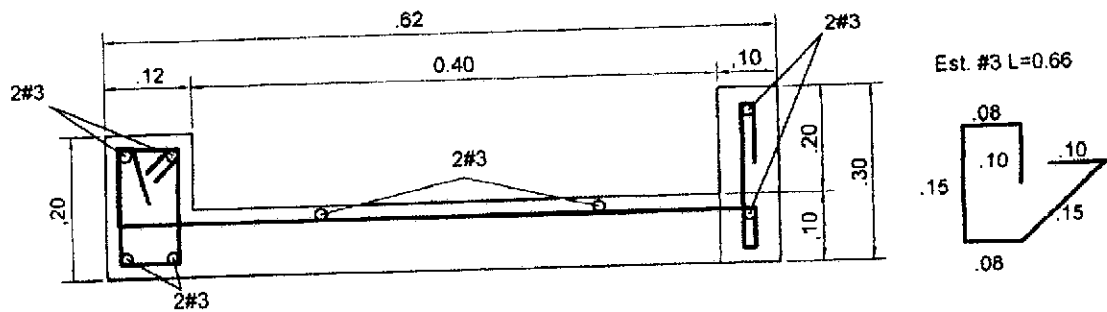

CONEXION SANITARIO

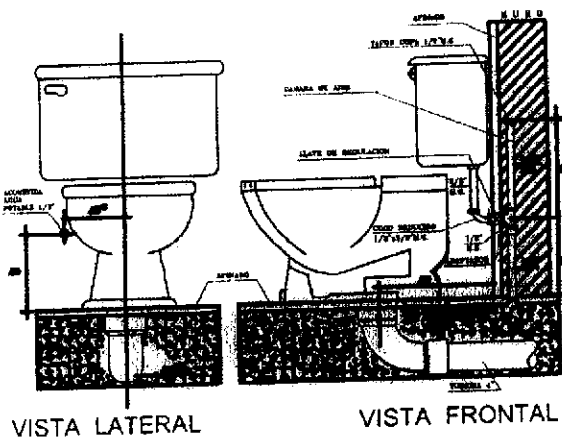
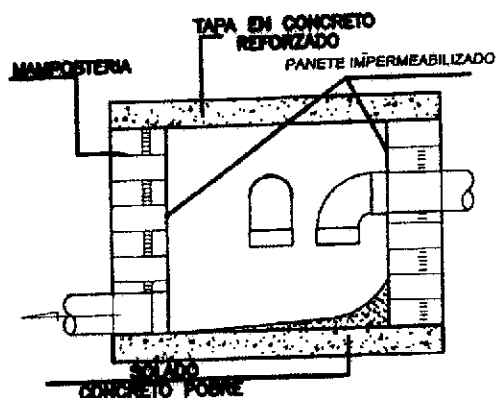
CAJA DE INSPECCION
CORTE


CONEXION LAVAMANOS

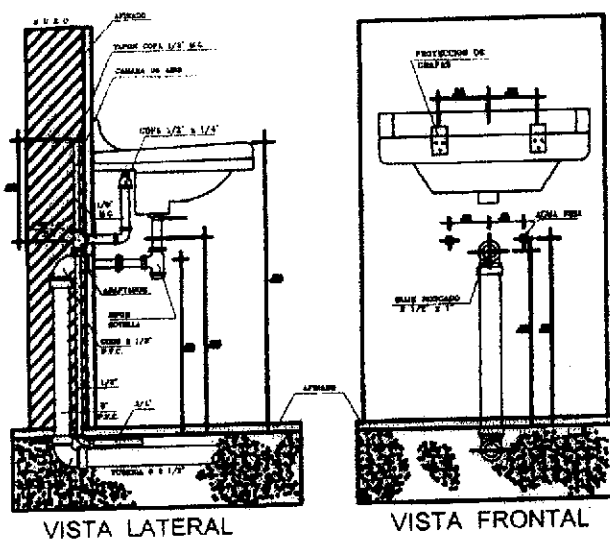


ESQUEMA CAJA DE INSPECCIÓN
Esc. 1 : 25

CAJA DE INSPECCION
PLANTA 60*60

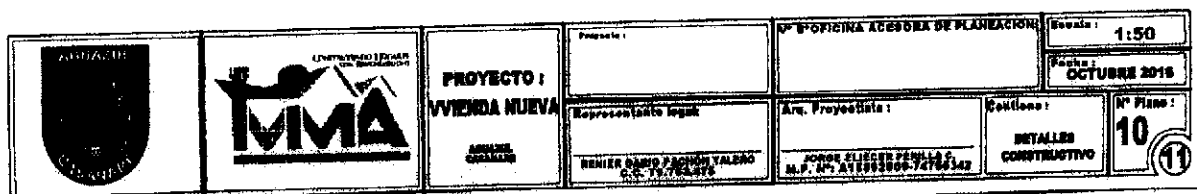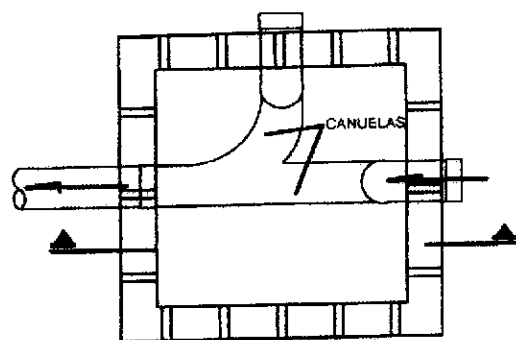

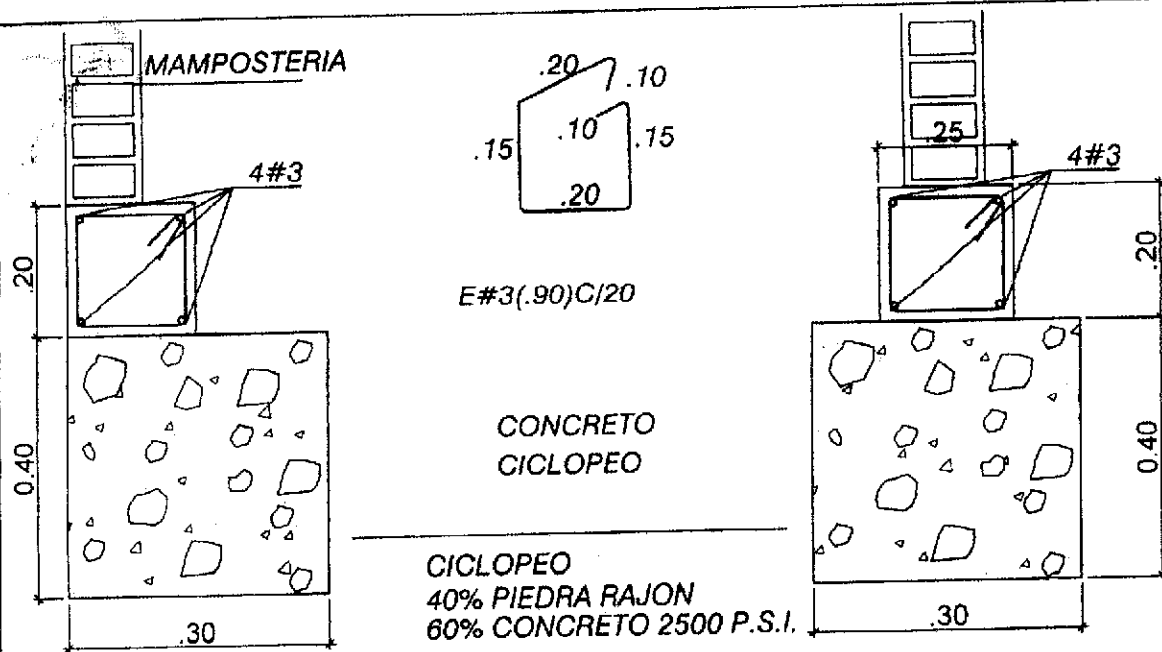


DETALLE CIMENTACION

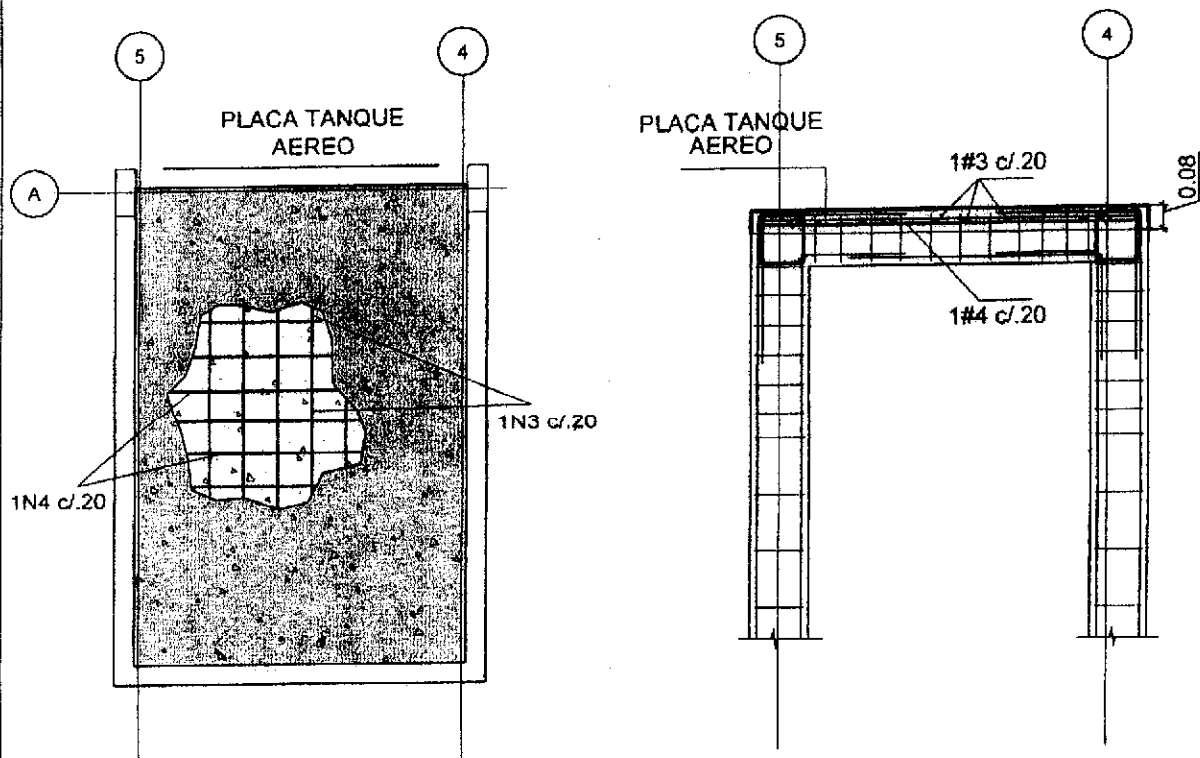


	PROYECTO: VIVIENDA NUEVA AMERICA CASABLANCA	Proyecto:	Oficina Asesora de Planeación	Escala: 1:50
		Representante legal: EDNER BARRIO FERRER YRLEDO C.C. 78.783.278	Arq. Proyecto: JORGE RAJES PEREZ L.C. M.P. N° 146832004-74765343	Fecha: OCTUBRE 2016
		Continúa:		METALLOS CONSTRUCTIVO


DETALLE VIGA CANAL

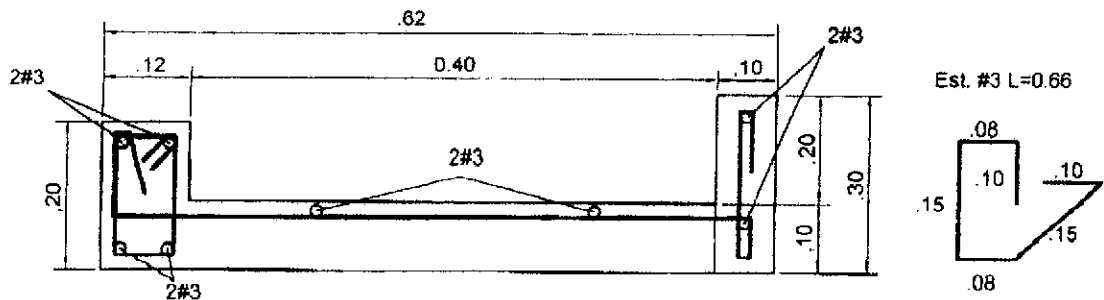


CONEXION SANITARIO

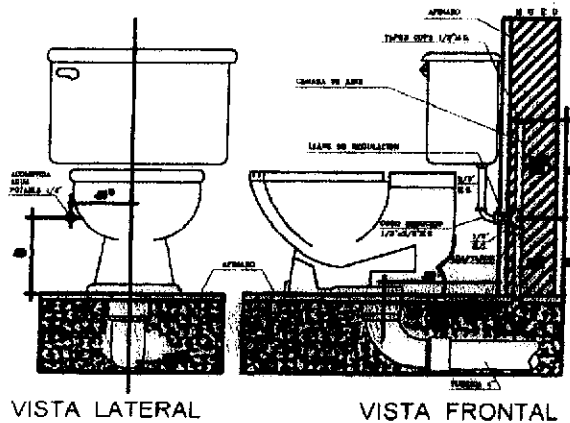

CAJA DE INSPECCION CORTE

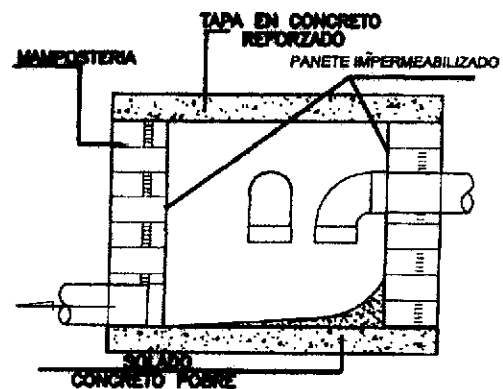


CONEXION LAVAMANOS

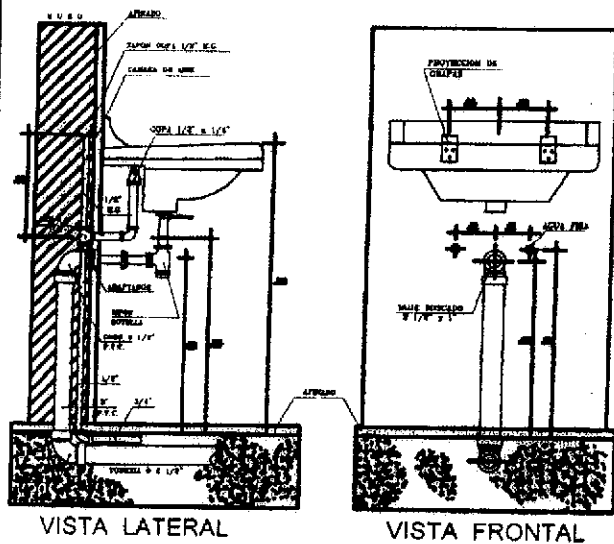


ESQUEMA CAJA DE INSPECCION

Esc. 1 : 25


CAJA DE INSPECCION PLANTA 60*60

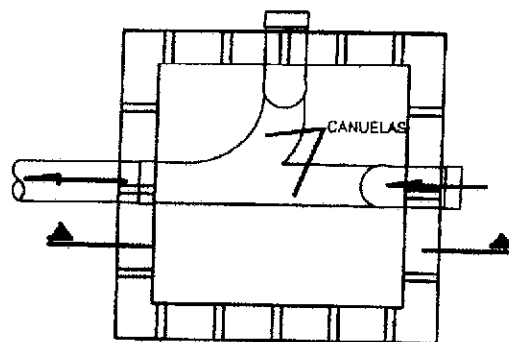

		PROYECTO : VIVIENDA NUEVA	Proyecto :	N° Oficina Asesora de Planeación :	Escala : 1:50
			Representante legal : RUBEN CARLOS PACHECO TALENO C.C. 79.713.076	Arq. Proyectista : JORGE ALBERTO GARCIA M.P. 371.210.000-7470342	Contador : DETALLE CONSTRUCTIVO
					N° Plano : 10

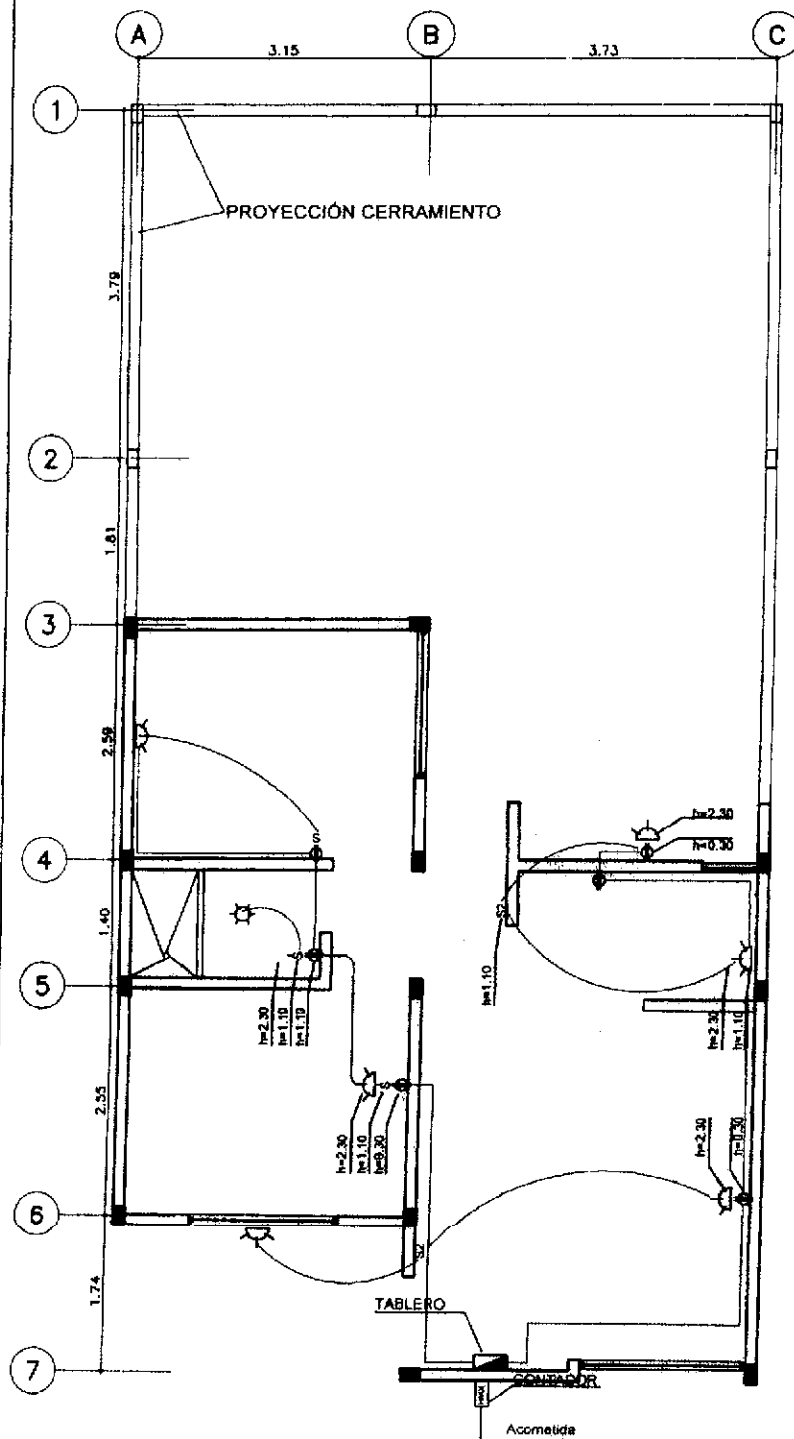

CONVENCIONES	
ITEM	DESCRIPCION
Q	APLIQUE DE PARED
S	INTERRUPTOR SENCILLO
⊕	TOMA CORRIENTE DOBLE
—	DUCTO POR PISO
—	DUCTO POR TECHO
⊞	TABLERO DE CIRCUITOS
⊞	CONTADOR

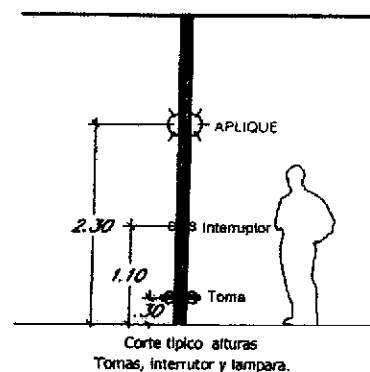

PLANTA SISTEMA ELÉCTRICO
Esc. 1/50

		PROYECTO: VIVIENDA NUEVA	Proyecto: _____ Representante legal: _____	OFICINA ASESORA DE PLANEACIÓN Escala: 1:50 Fecha: OCTUBRE 2016
		Representante legal: _____ REINOLANDO PACHECO TALEDO C.C. 78.763.277	Ing. Proyectista I: _____ JORGE ELIEZER PERILLA S. M.P. Nº 071122001-7672648	Contador: _____ PLANTA ELÉCTRICA Nº Plano: 11